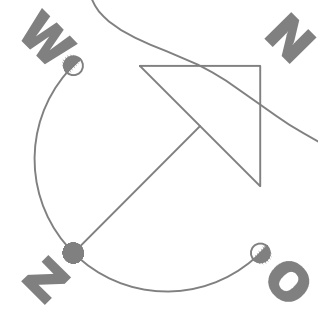




RENVOOI BRAND

Ajax Chubb Varela

Uitgever: Woodbrookershuis te Barchem
 Brandmeldinstallatie conform NEN2535/A1
 Ontruimingsalarminstallatie conform NEN2575/2004

Formaat :		Getekend : MRN	
Code:	Bouwdeel:	Bouwlaag:	Blad

De inhoud van dit document is eigendom van Ajax Chubb Varel. Het is niet toegestaan deze informatie aan te wenden voor derden in de vorm van tekst, schetsen, tabellen, tekeningen of illustraties te kopiëren of anders te gebruiken, tenzij hiervoor schriftelijk toestemming is verleend door Ajax Chubb Varel.

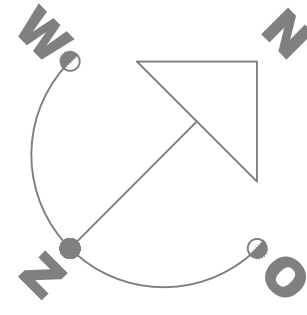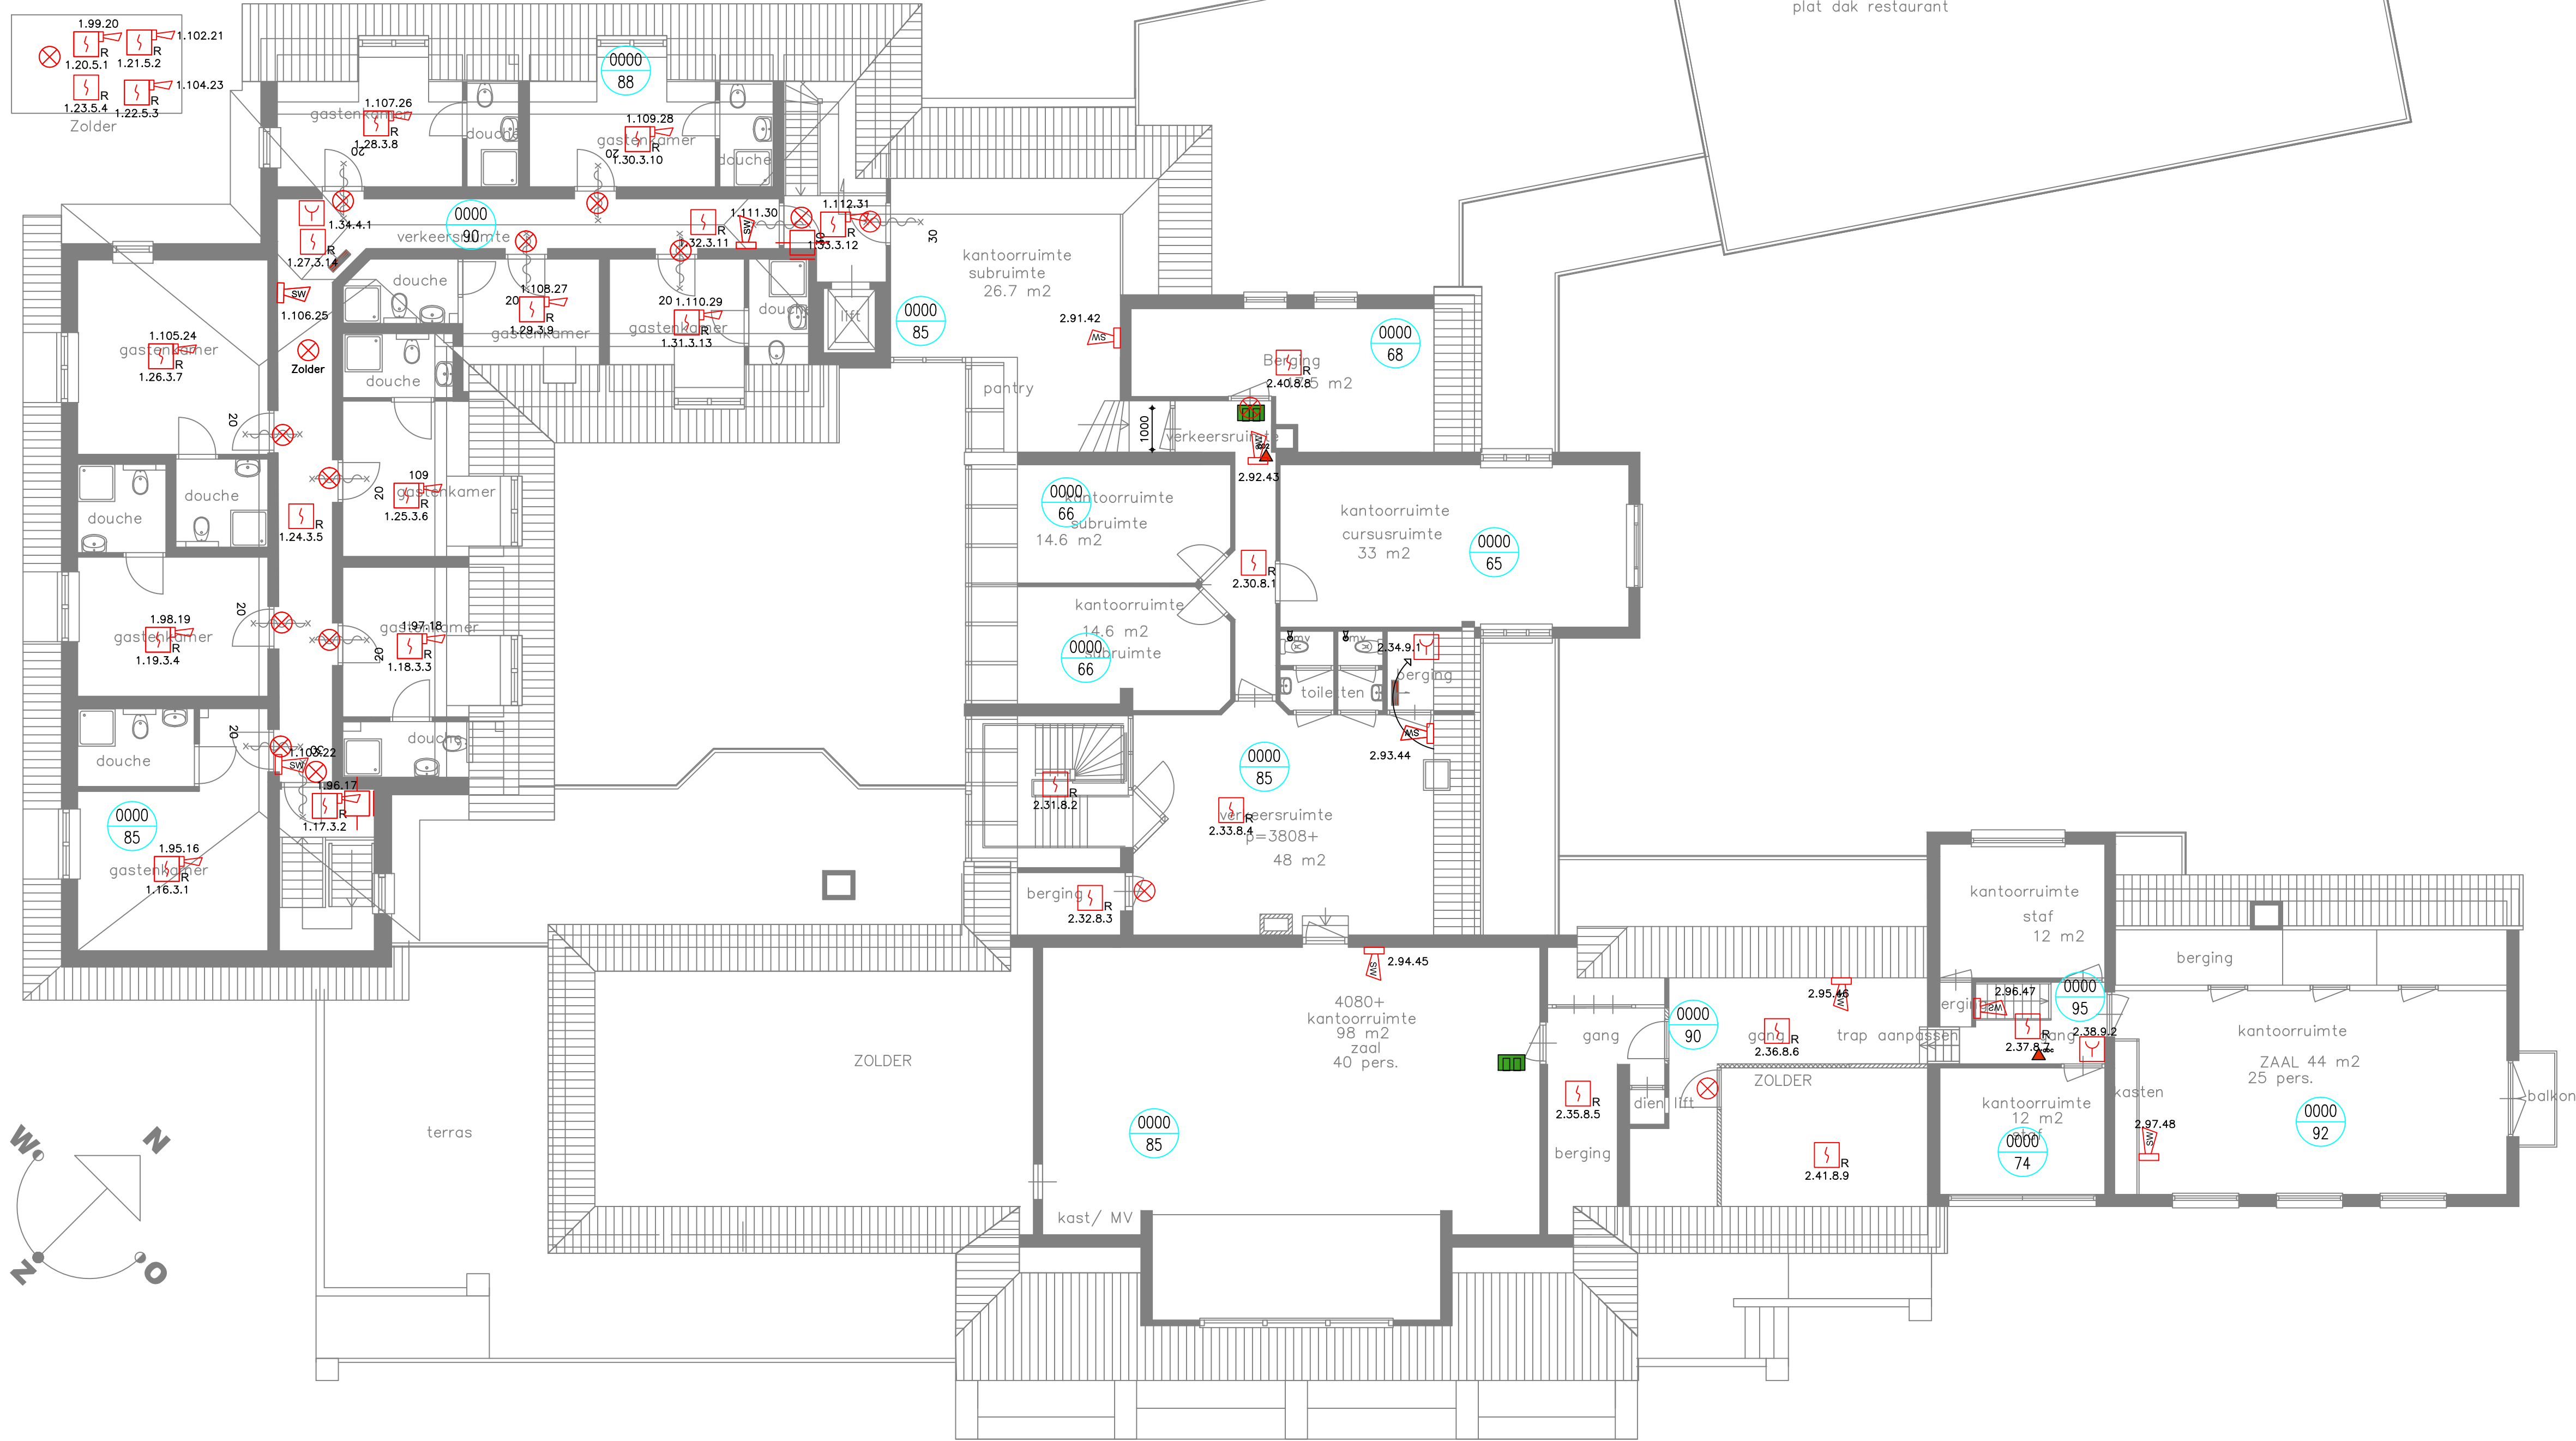

RENVOOI BRAND	
	Brandmeldcentrale
	Optische rookmelder
	Handbrandmelder
	Akoestische signaalgever Slow-Whoop
	Flitslicht
	Sleutelkuis Mechanisch
	Nevenpaneel
	Nevenindicator
	Deurmagneet
	BP/OA Bedienpaneel OAI type "B"
	dB(A) Meting

STATUS		Por	Ajax Chubb Varel		
Voorstel	dd:		AUTO Fire & Security Company		
Uitvoering	dd:		VESTIGING ZUTPHEN		
Vervallen	dd:		Teh: 0575-522525		
Ter goedkeuring	dd:		Fax: 0575-525729		
Gecontroleerd	dd:		Postbus 263 7200 AG Zutphen		
Revisie	dd:		Onderwerp: Woodbroekershuis te Barchem		
Opdrachtgever:			Brandmeldinstallatie conform NEN2535/A1		
			Ontruimingsalarminstallatie conform NEN2575/2004		
			Offertenr.:	Datum : 27/09/2012	Installatie.nnr: 05621
			Schaal : 1:100	Xrefdatum:	Tek.nnr :
				Formaat :	Getekend : MRN
				Code:	Bouwdeel: Bladnr:
					Totaal: